
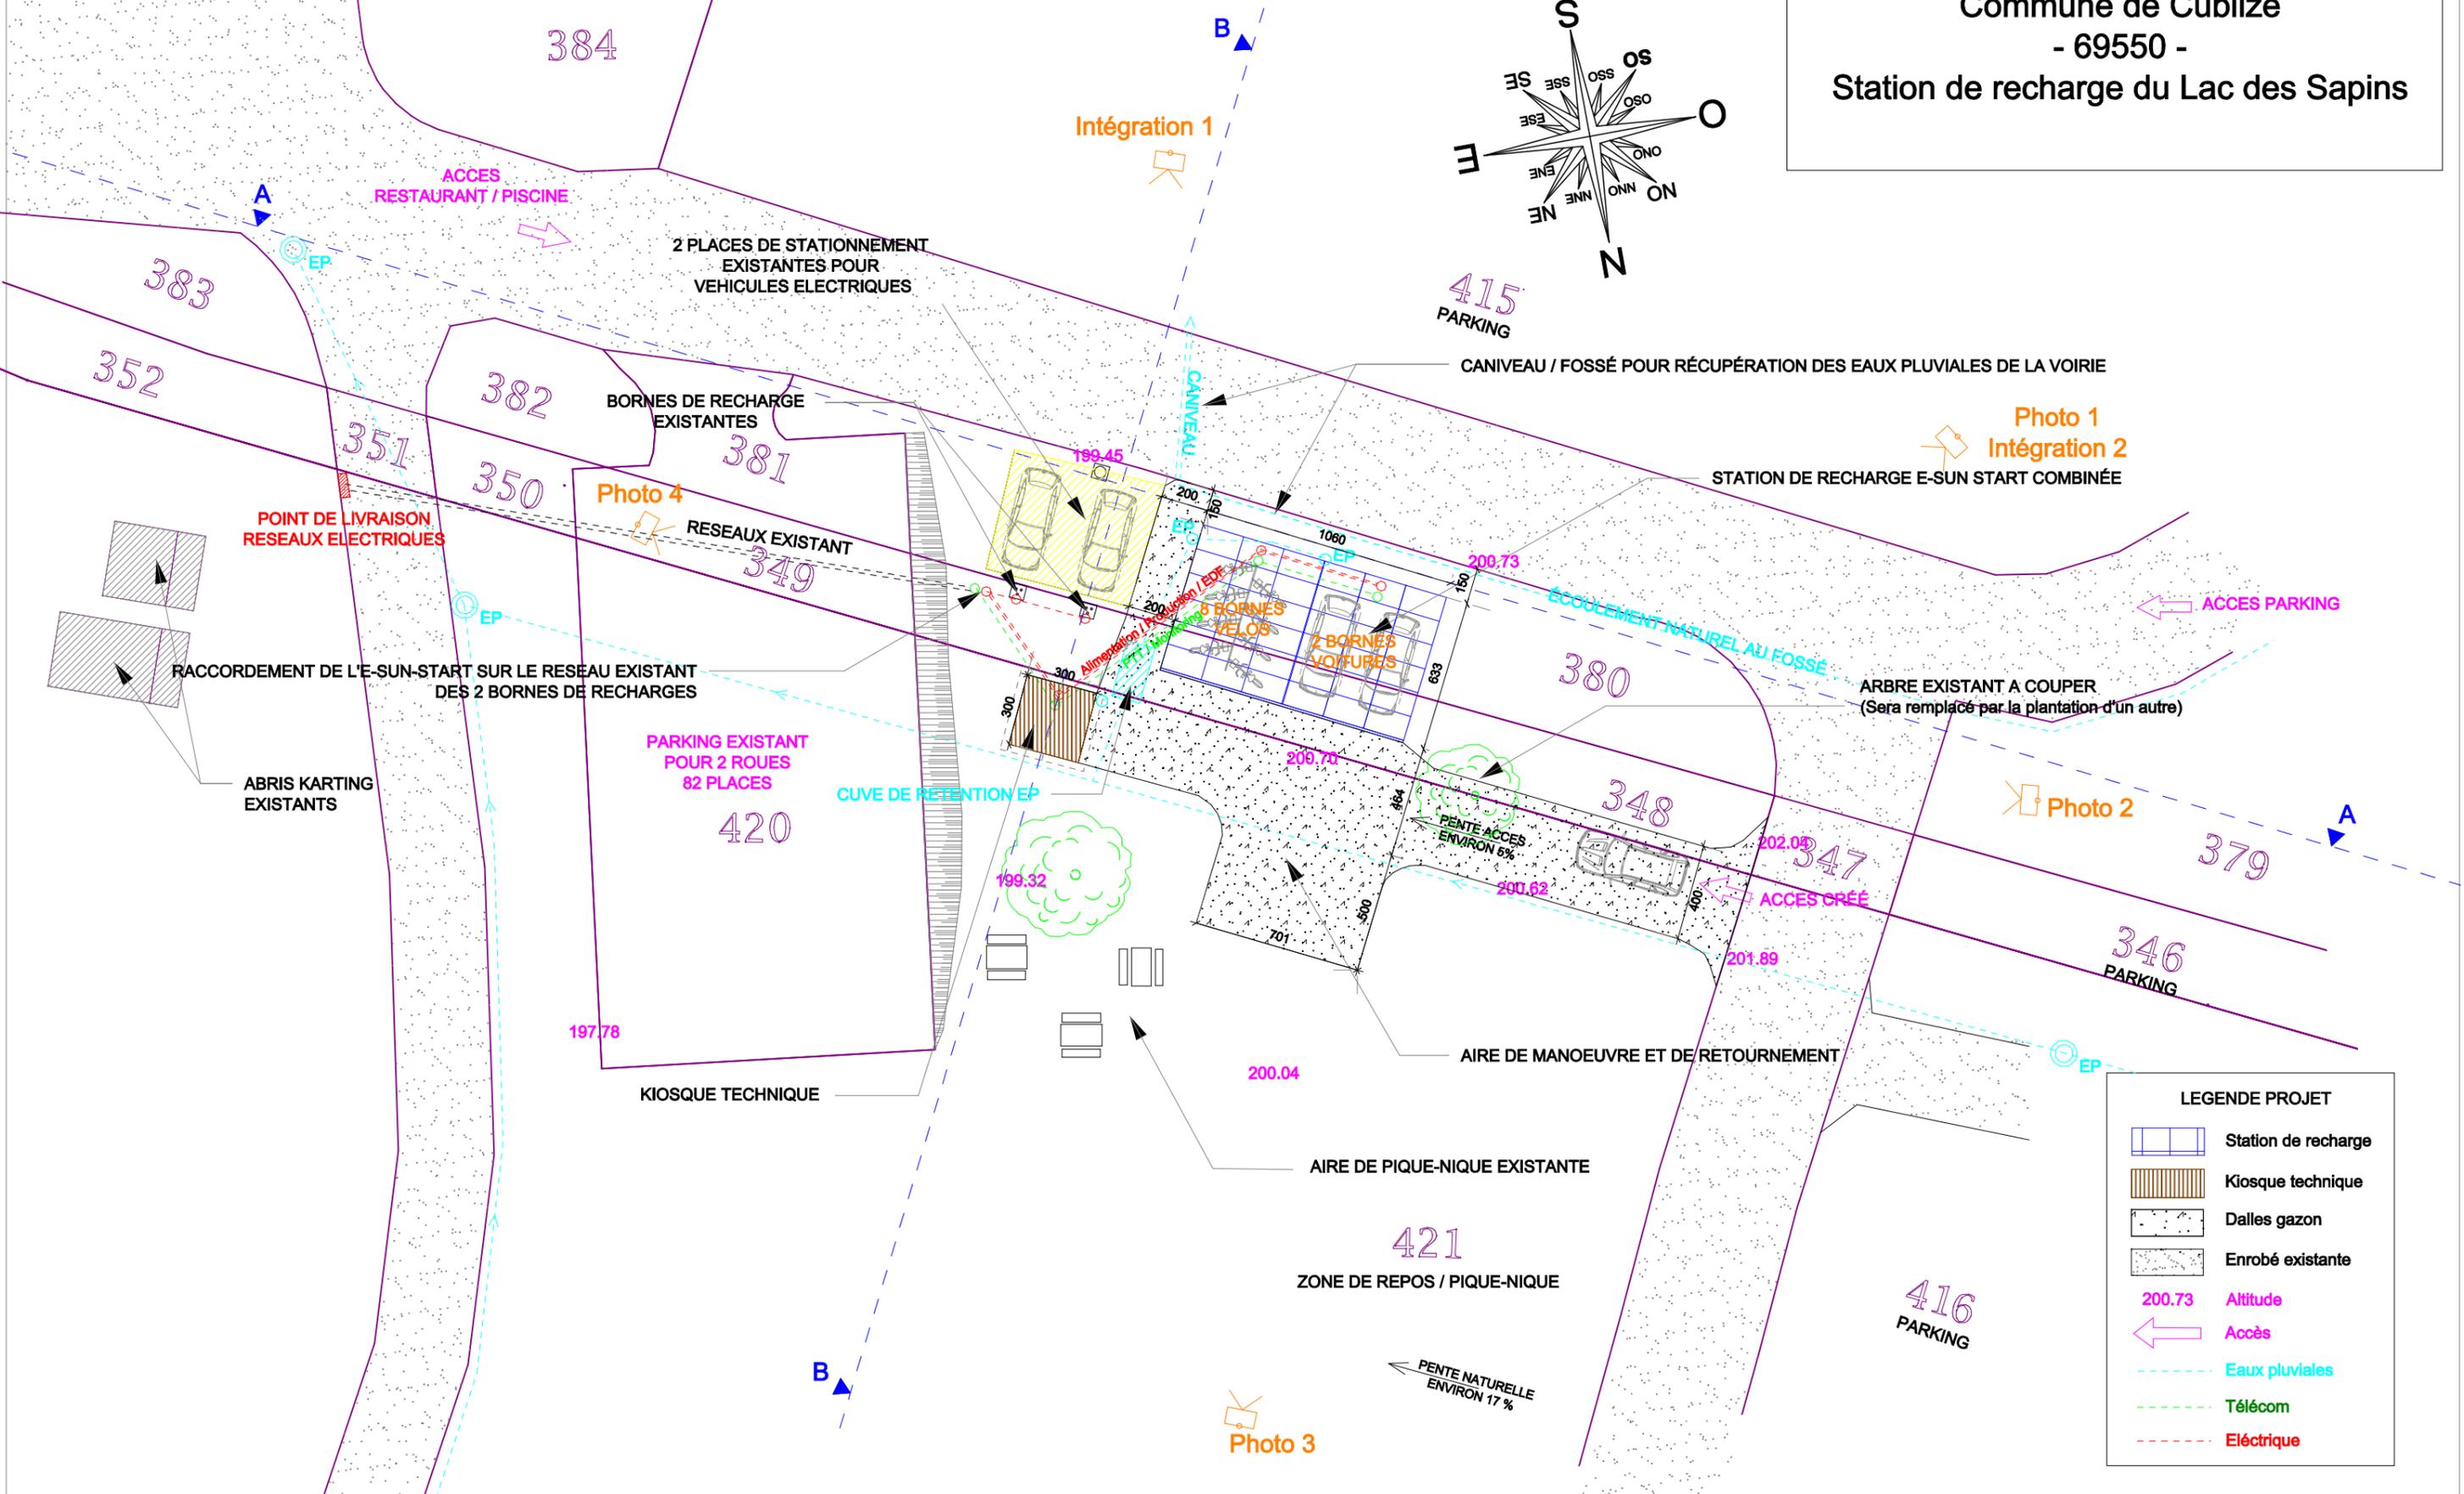


PC 2 - PLAN DE MASSE

Commune de Cublize
- 69550 -
Station de recharge du Lac des Sapins

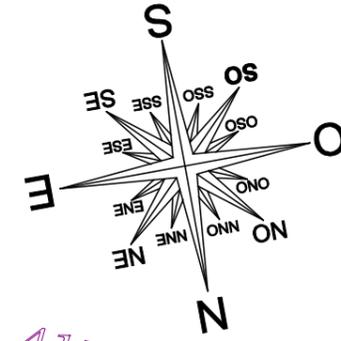

LEGENDE PROJET	
	Station de recharge
	Kiosque technique
	Dalles gazon
	Enrobé existante
200.73	Altitude
	Accès
	Eaux pluviales
	Télécom
	Électrique

Architecte
Philippe FALTICSKA
19 Rue Gabriel Peri
69 210 L'ARBRESLE
Tel: 04 37 48 88 94

Maître d'ouvrage
Sco2bois
18 Rue Etienne Dolet
69170 TARARE
Tel: 04 74 64 14 80

CONSTRUCTION D'UNE STATION DE RECHARGE
25/04/2018
PLANS DE MASSE
Echelle 1/250