


LEGENDE RESEAUX

- - - - - réseau d'assainissement
- - - - - réseau eau potable
- - - - - réseau télécom
- - - - - électricité

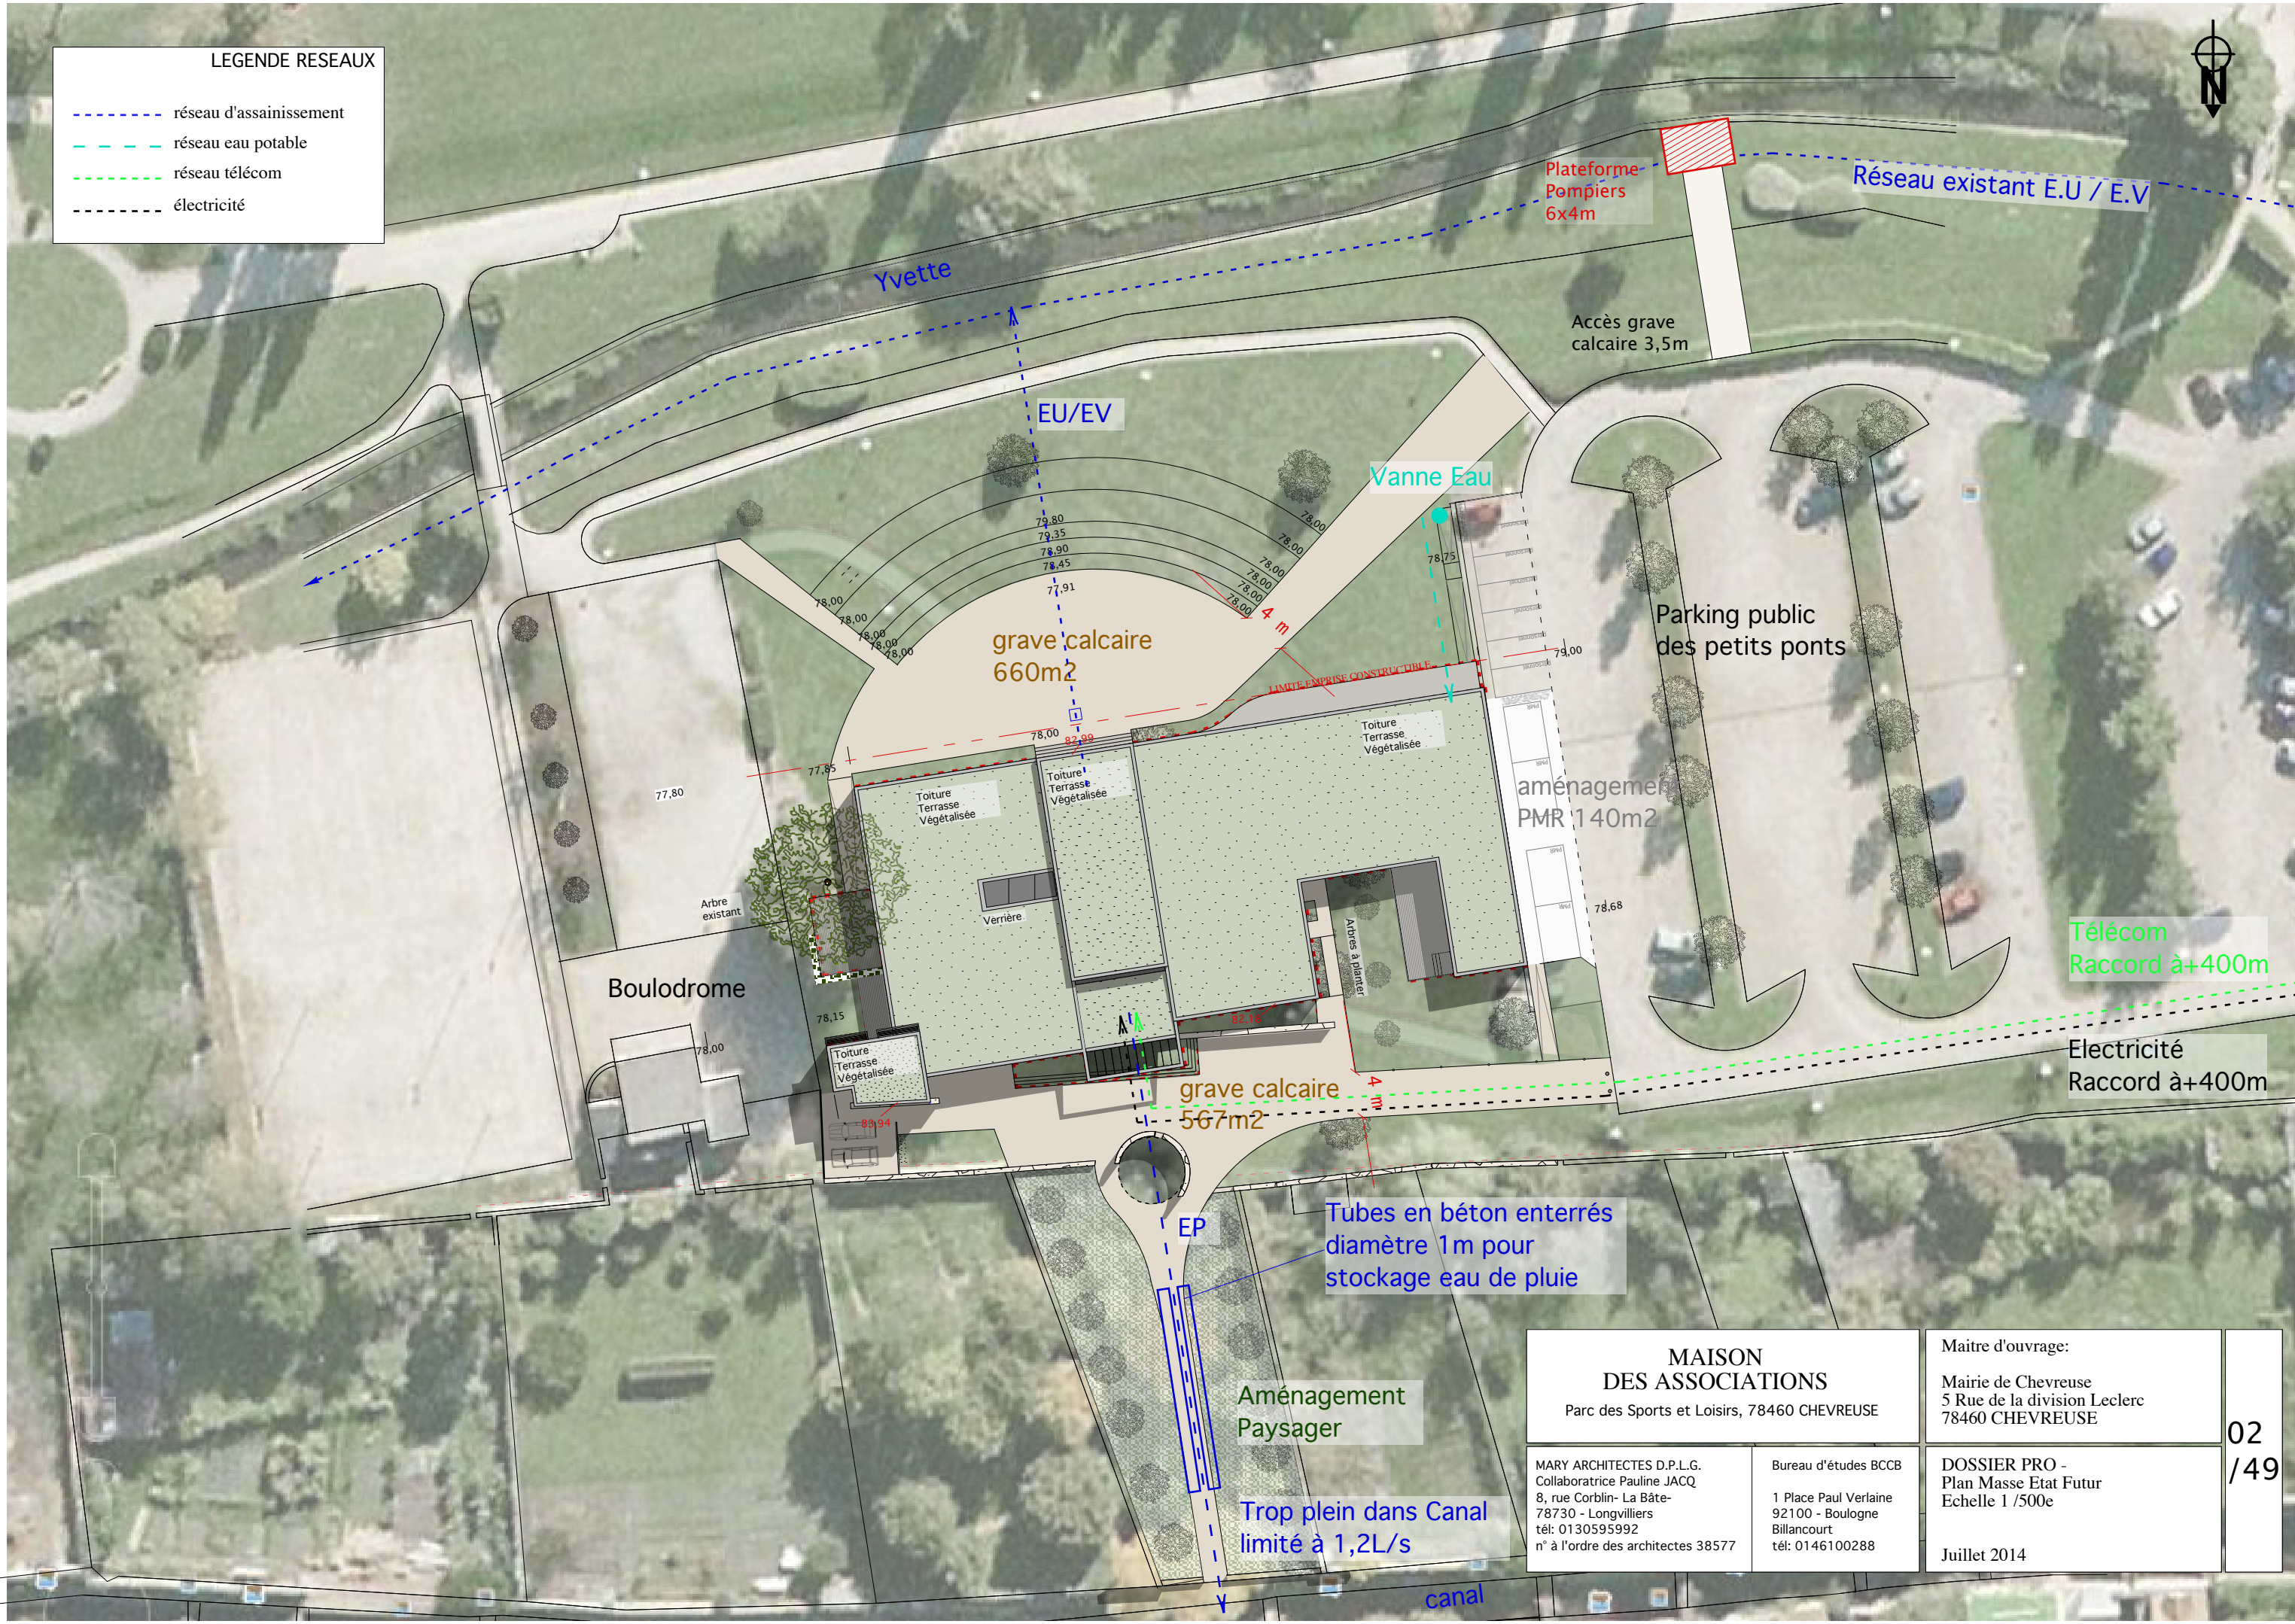

**MAISON
DES ASSOCIATIONS**
Parc des Sports et Loisirs, 78460 CHEVREUSE

Maitre d'ouvrage:
Mairie de Chevreuse
5 Rue de la division Leclerc
78460 CHEVREUSE

MARY ARCHITECTES D.P.L.G.
Collaboratrice Pauline JACQ
8, rue Corblin- La Bâte-
78730 - Longvilliers
tél: 0130595992
n° à l'ordre des architectes 38577

Bureau d'études BCCB
1 Place Paul Verlaine
92100 - Boulogne
Billancourt
tél: 0146100288

DOSSIER PRO -
Plan Masse État Futur
Echelle 1 /500e

Juillet 2014