


Drainage EP - puits

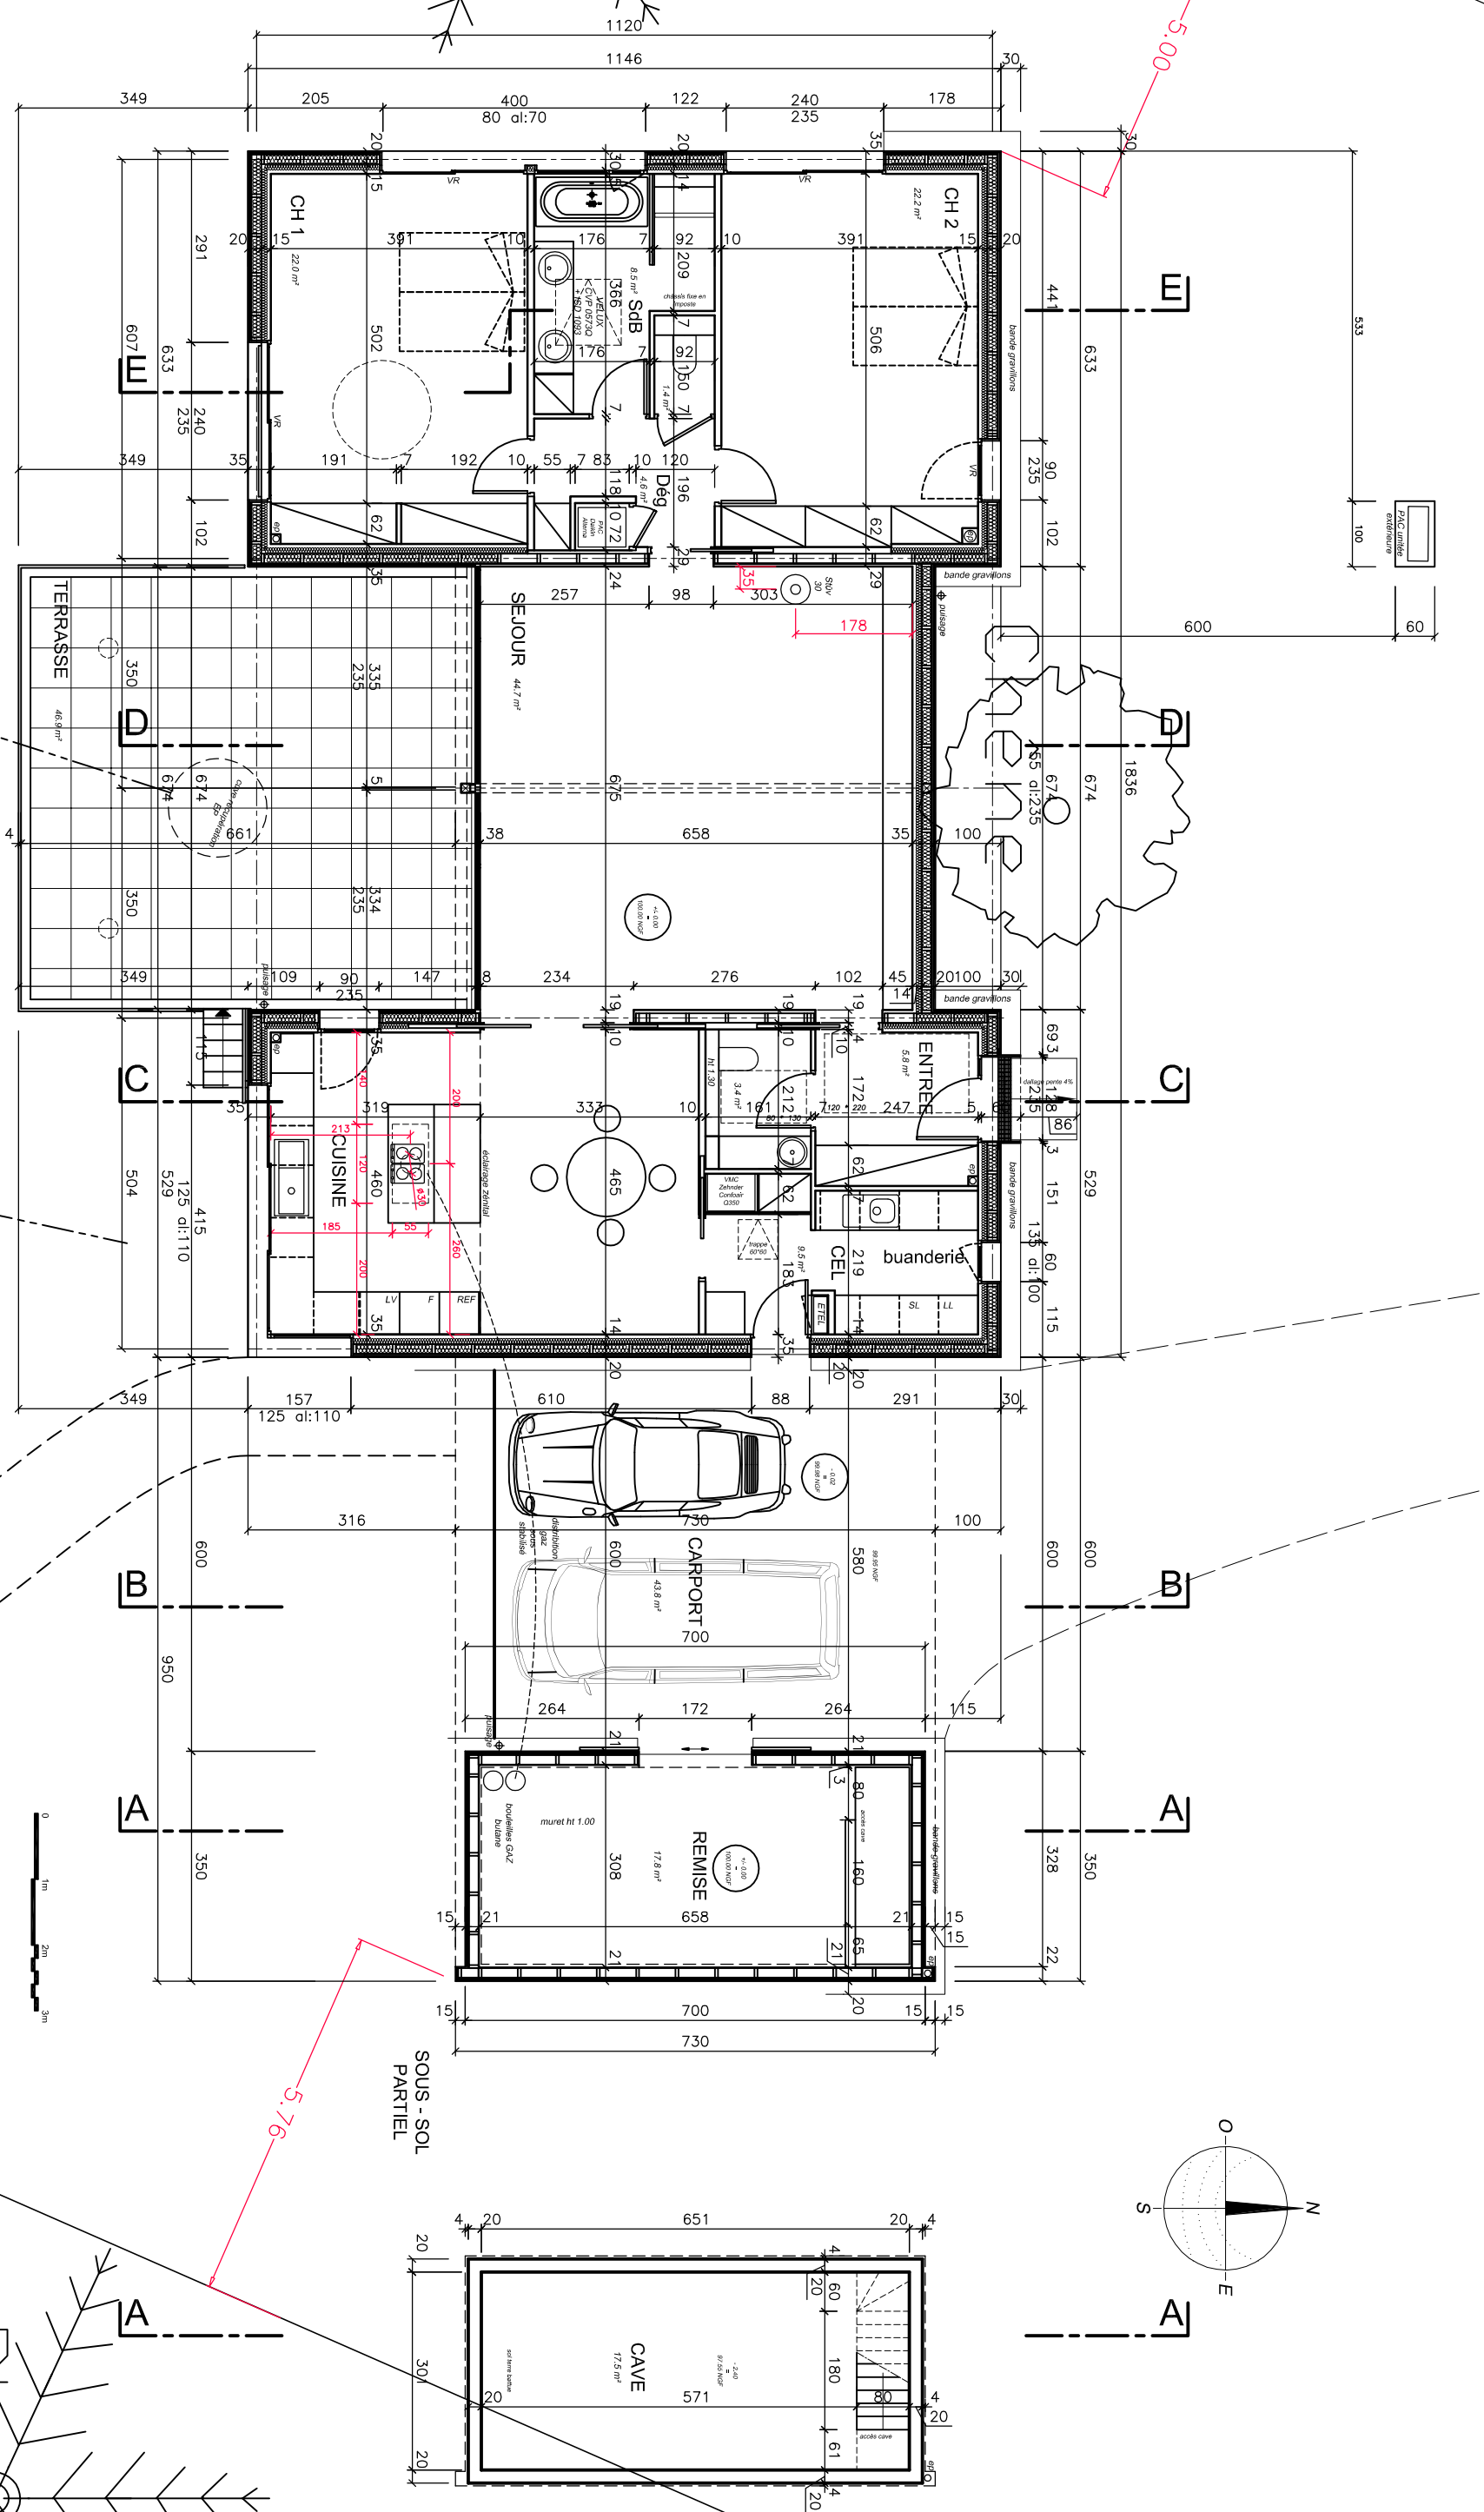

**Maison Fabienne CARRE - rue des Genets Saint Hilaire St Florent - 49400 SAUMUR**

**PLAN du REZ de CHAUSSÉE**

**PRO EX**



JF Gallienne architecte D. P. L. G. 29, rue Edgard Labes 66100 LORIENT tél. : 02 97 37 39 98 / 06 75 01 77 95

échelle 1/100 31 01 2019

**03c**

surface annexes 29.9 m²  
 SP 159.1 m²  
 SHON 180.3 m²  
 Emprise au sol 302.2 m²  
 SHAB RDC 153.3 m²

03c le 31 01 2019 mise à jour menuiseries exte, escalier cave, allm élec souffl, surface carport 43.8 m²  
 03b le 19 12 2018 implantation modifiée, recul de 2.00m, mur et escalier car-port supprimé  
 03a le 12 12 2018 emplacement EP NE, implantation

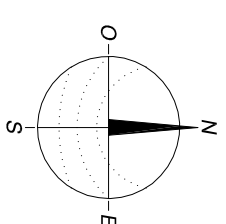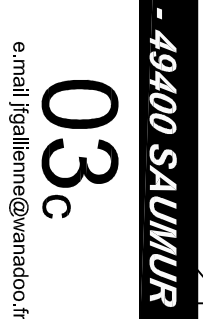

e.mail jgallienne@wanadoo.fr