


Légende

- Electricité - EDF HTA
- DT: 2019040201124TNV
- Electricité - EDF BTA
- Candélabre
- Bouche à clé
- Coffret, Armoires
- Chambre L2T
- Canalisation Eaux usées
- Regard
- Canalisation Eaux pluviales
- Regard, Grilles

Bâtiments existants
Mur

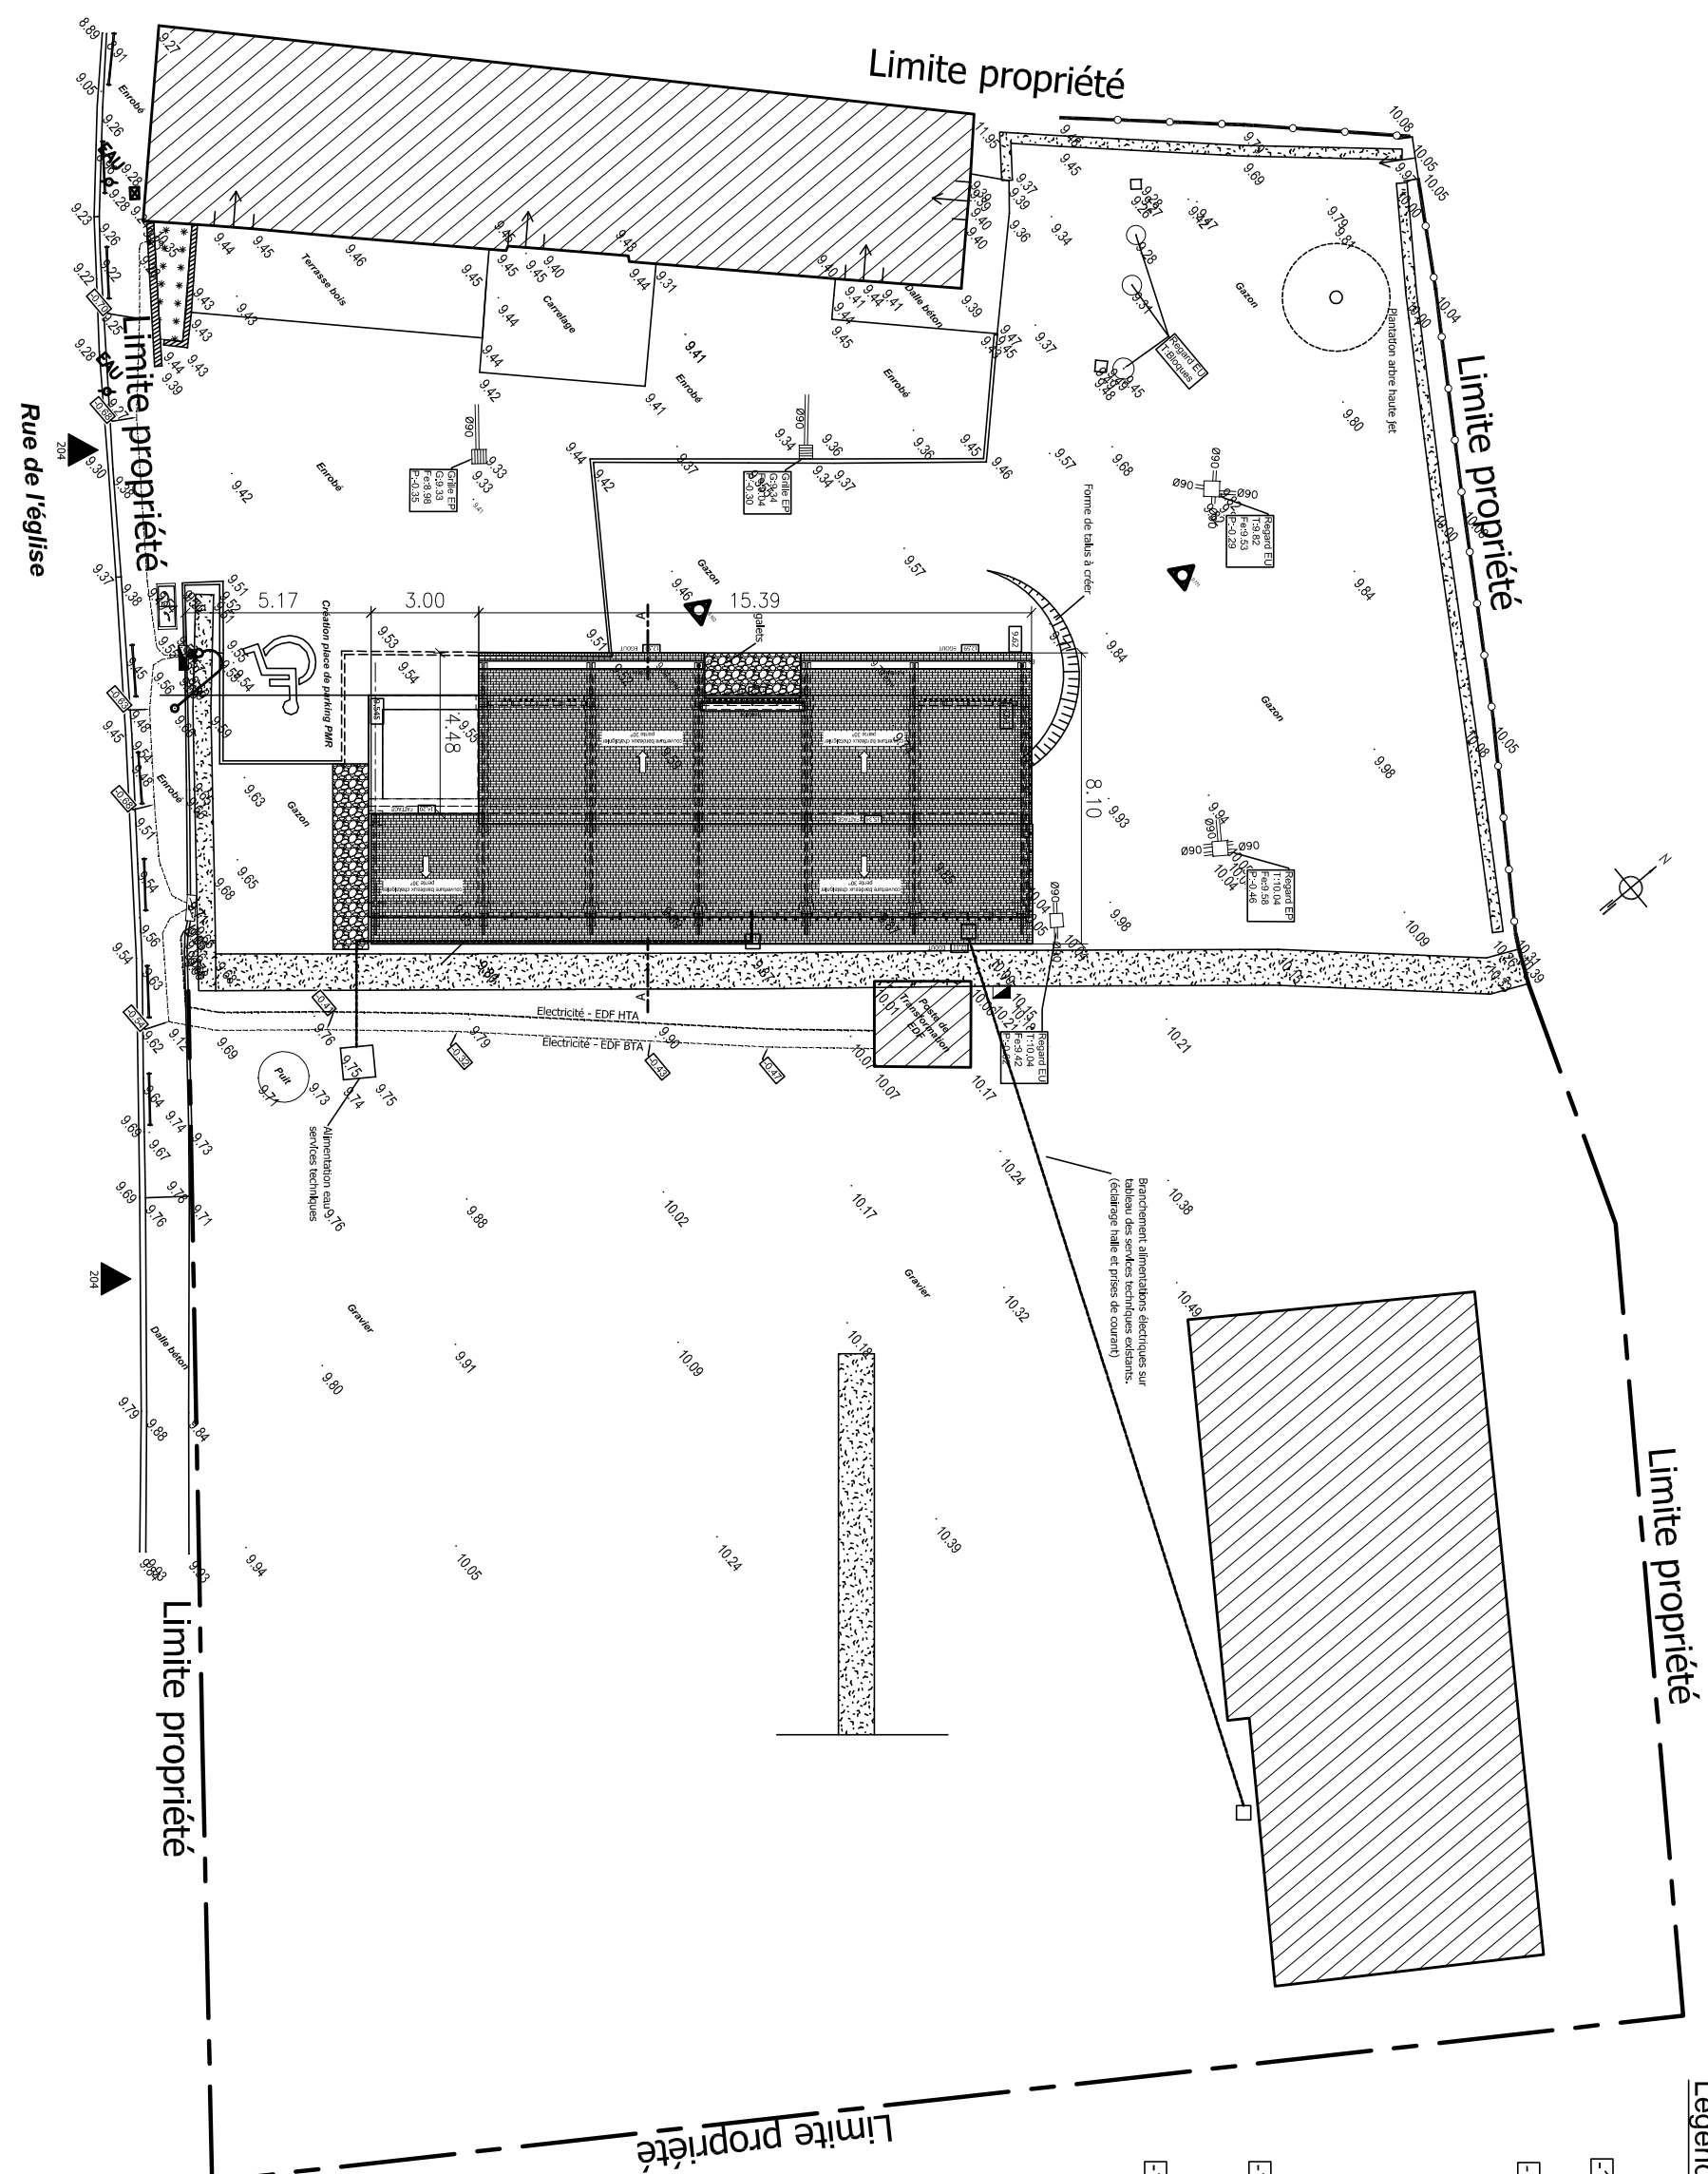

Parcelle ZK 119 & 120
204 rue de l'Eglise
Superficie 2175 m²
Emprise existante 263 m²
Emprise future 395 m²
CES existant 12%
CES futur 18%

DCE 2a



COMMUNAUTÉ
D'AGGLOMERATION
CAUX SEINE AGGLO

Construction

d'un Point d'accueil pour randonneurs

Halle de Randonneurs
204 Rue de l'Eglise
76 940 Vatteville la Rue

PLAN DE MASSE

Echelle 1:200

Architecte :

