


Logements

Garages à Vélos

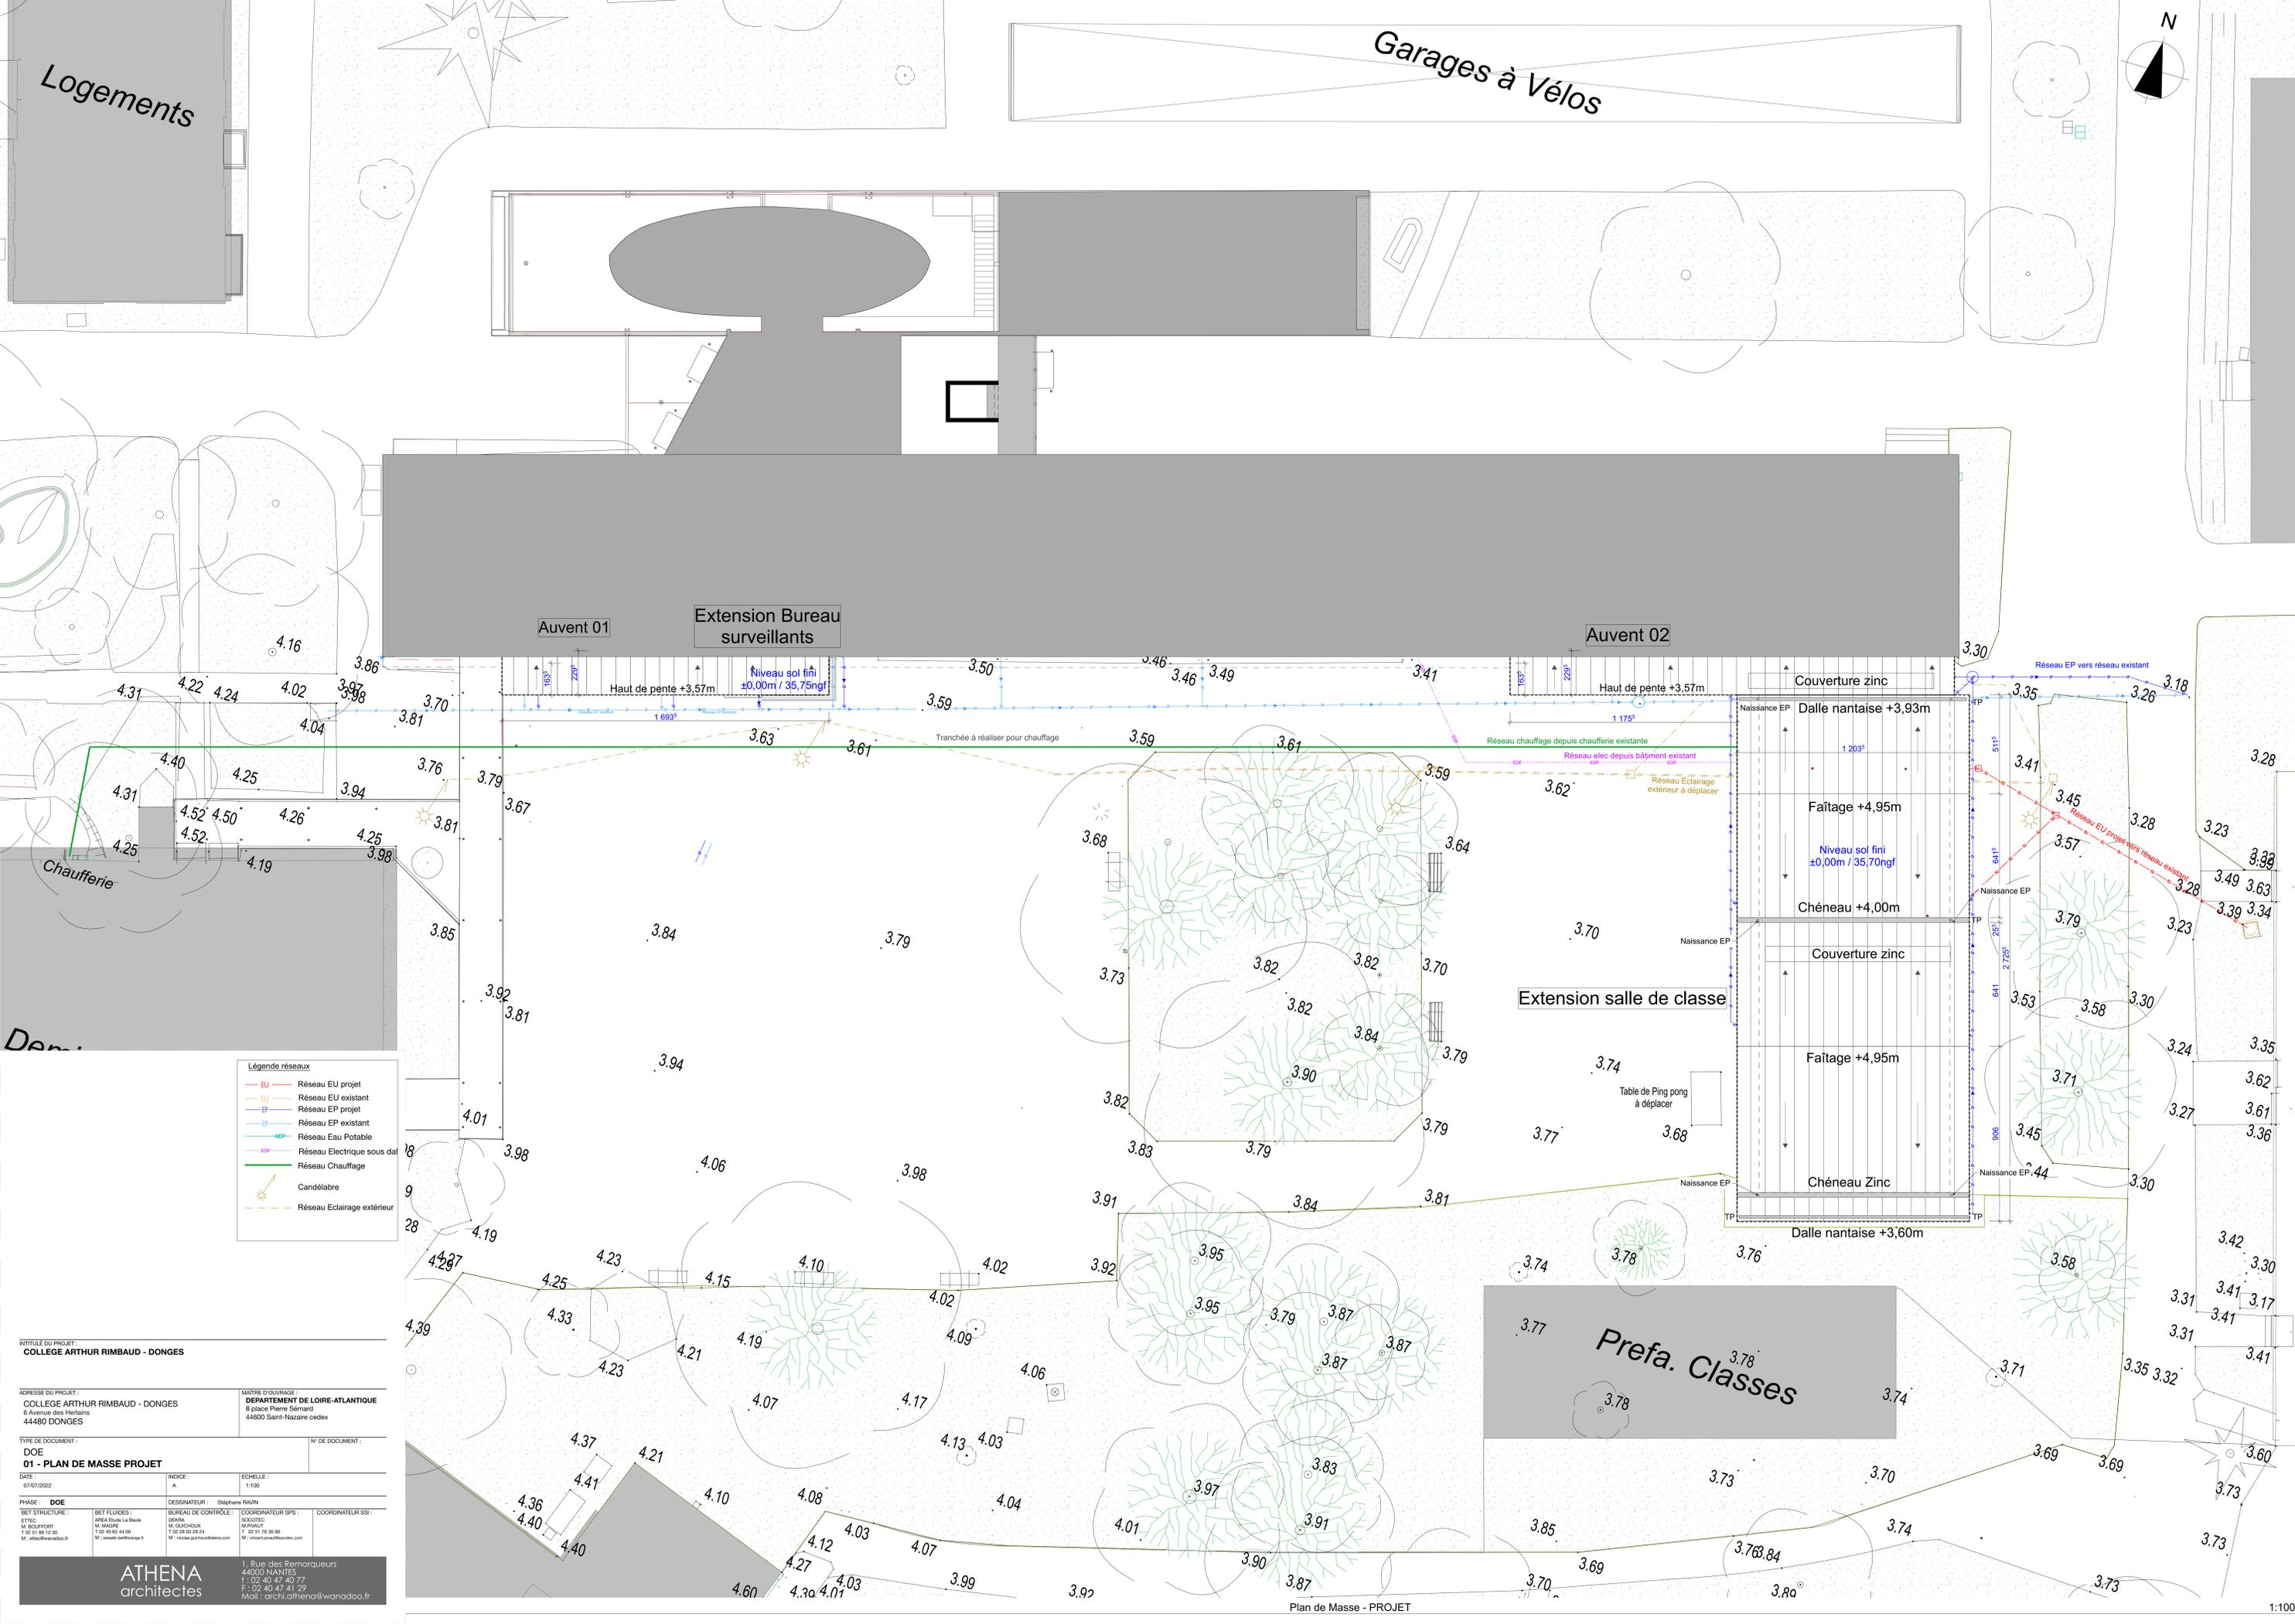

Légende réseaux

- EU Réseau EU projet
- EU Réseau EU existant
- EP Réseau EP projet
- EP Réseau EP existant
- AEP Réseau Eau Potable
- EDP Réseau Electrique sous dal
- Réseau Chauffage
- Candélabre
- - - Réseau Eclairage extérieur

INTITULE DU PROJET: COLLEGE ARTHUR RIMBAUD - DONGES		Maitre d'ouvrage: DEPARTEMENT DE LOIRE-ATLANTIQUE 8 place Pierre Sémard 44400 Saint-Nazaire cedex	
ADRESSE DU PROJET: COLLEGE ARTHUR RIMBAUD - DONGES 6 Avenue des Hérisons 44480 DONGES			
TYPE DE DOCUMENT: DOE		N° DE DOCUMENT: 01 - PLAN DE MASSE PROJET	
DATE: 07/07/2022	INDICE: A	ECHELLE: 1:100	
PHASE: DOE	DESSINATEUR: Stéphane BAUVIN	COORDONATEUR SPS: SOCIOTIC	COORDONATEUR SSR: SOCIOTIC
BET STRUCTURE: ETEC M. BOUFRONT T 02 51 69 12 30 M. elias@wanadoo.fr	BUREAU DE CONTRÔLE: CERARA M. GUSCHOUX T 02 28 03 28 24 M. nicolas.gauschoux@cerara.com		

ATHENA architectes

1, Rue des Ramarqueurs
44000 NANTES
T : 02 40 47 40 77
F : 02 40 47 41 29
Mail : archi.athena@wanadoo.fr