
 


Branchement EDF depuis l'angle n°8 rue du Château
Prestation à définir en concertation avec ENEDIS

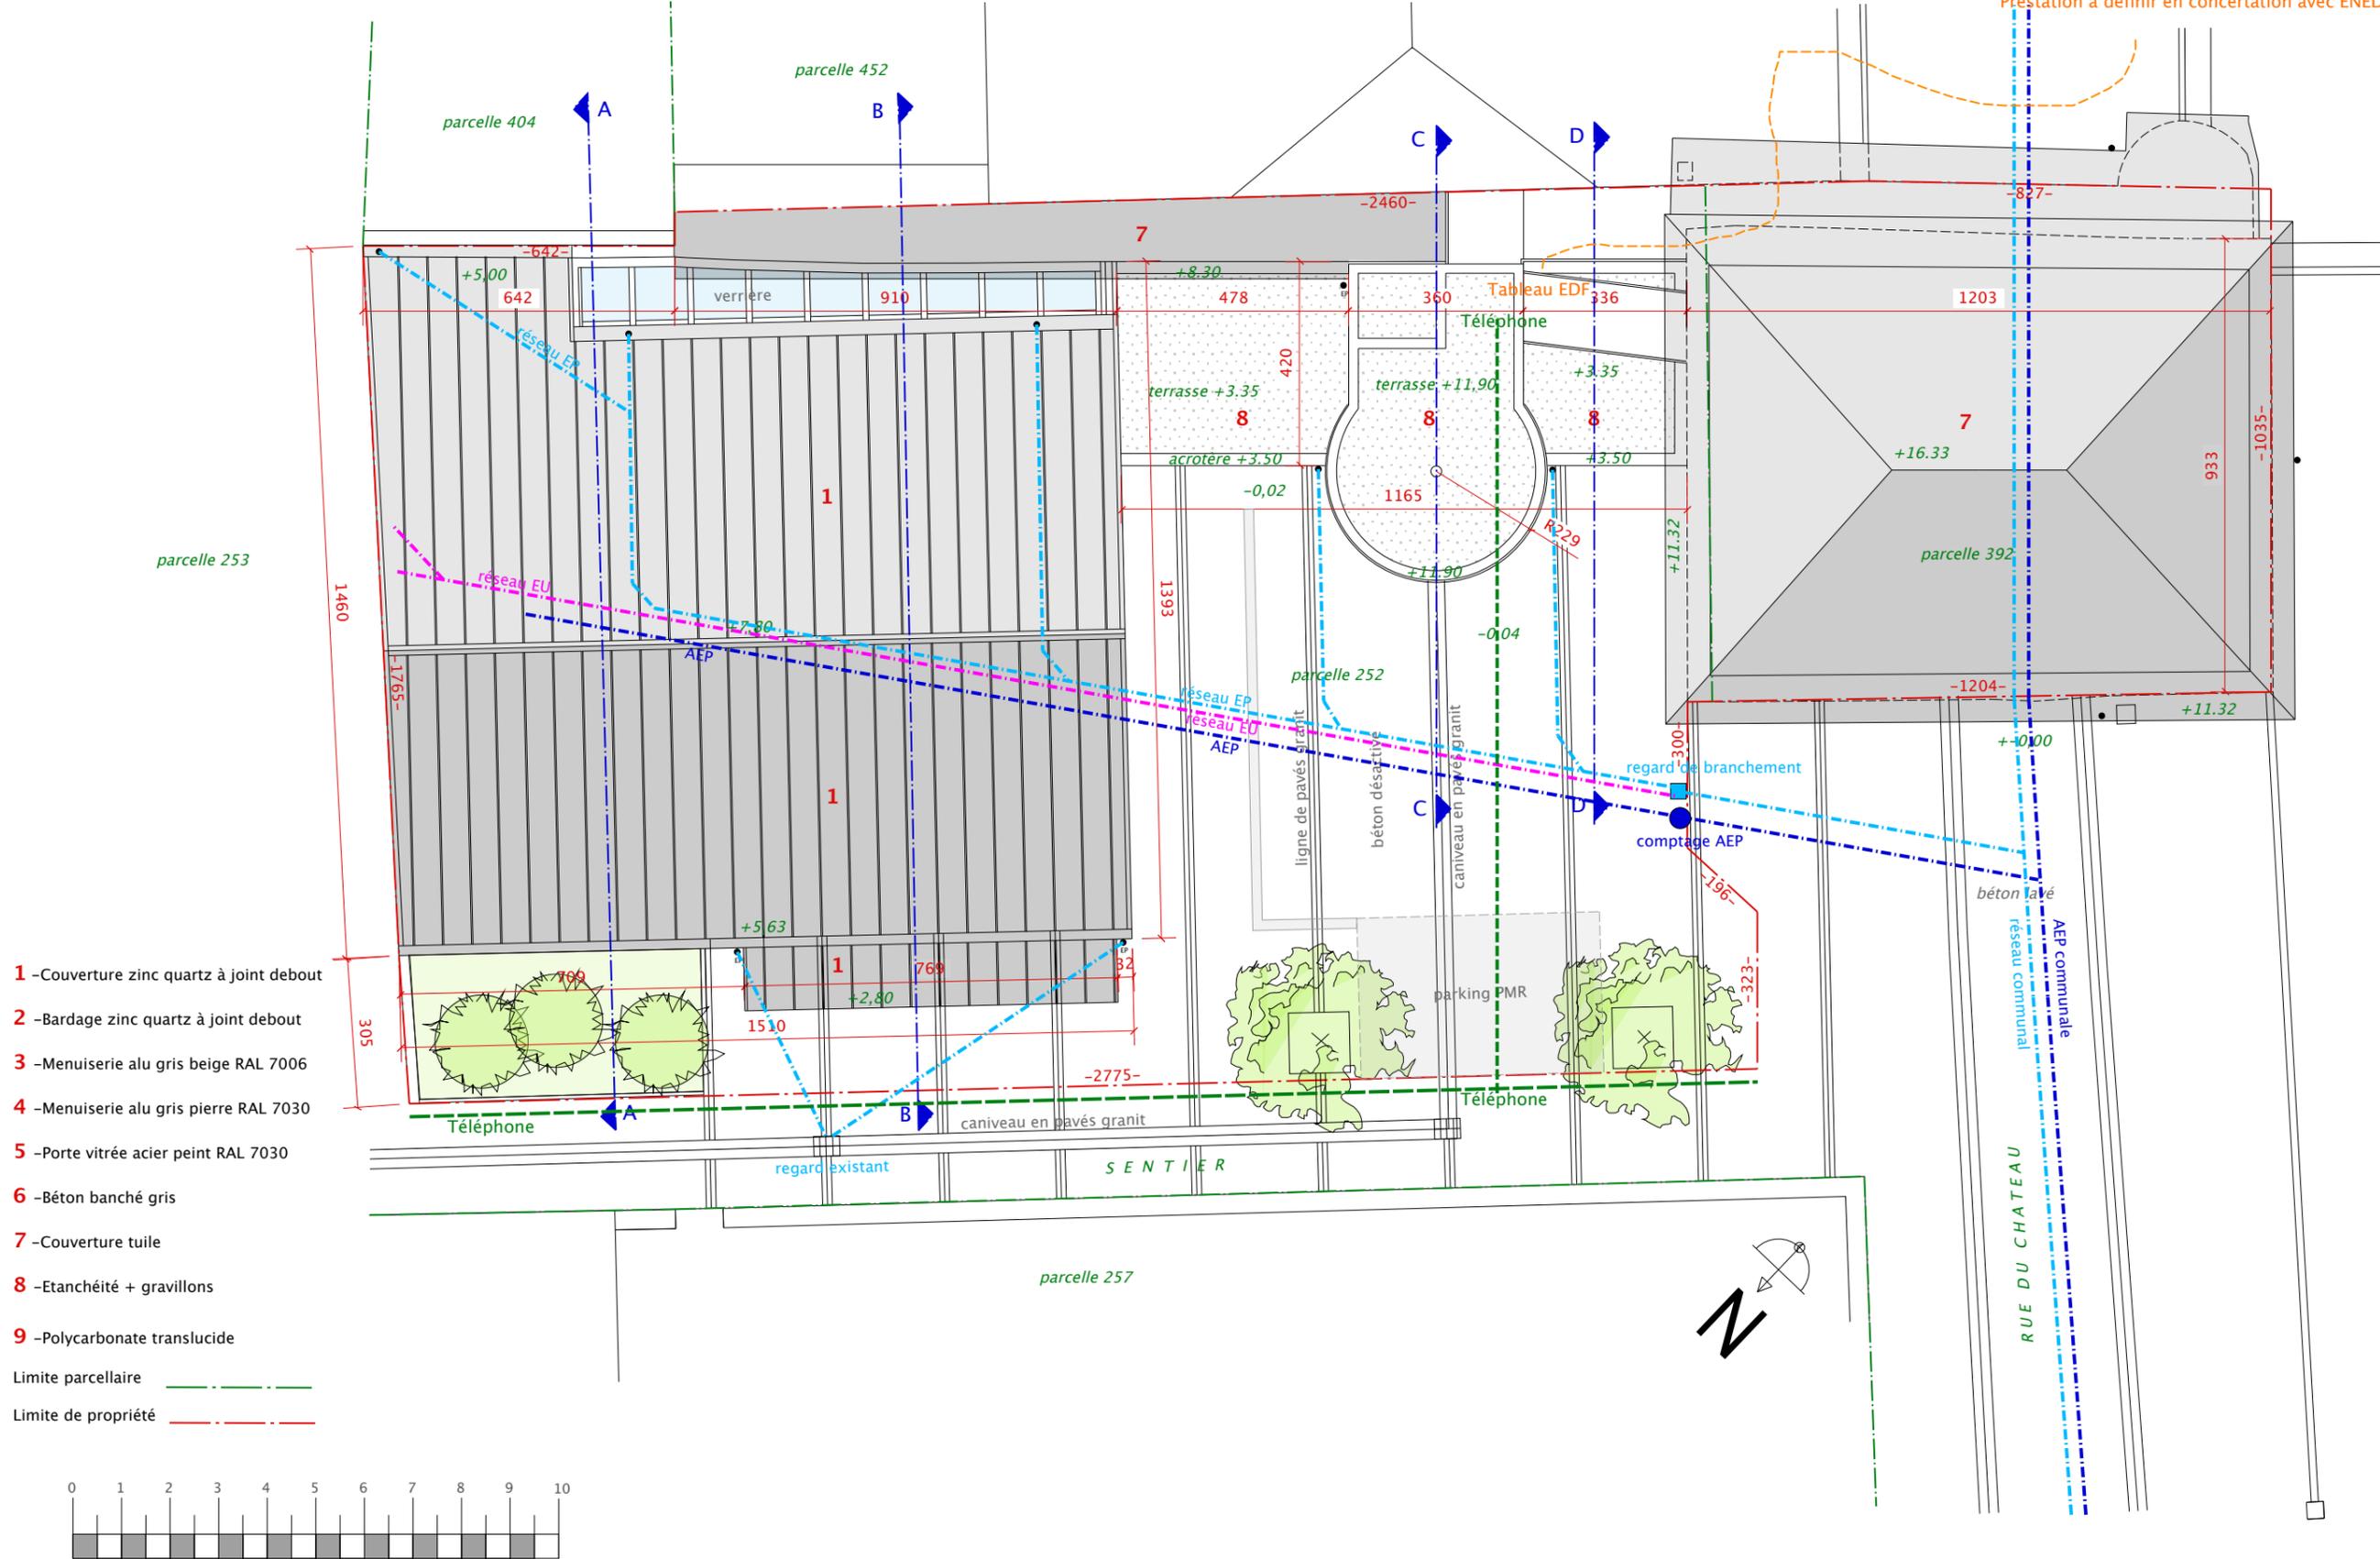

- 1 - Couverture zinc quartz à joint debout
 - 2 - Bardage zinc quartz à joint debout
 - 3 - Menuiserie alu gris beige RAL 7006
 - 4 - Menuiserie alu gris pierre RAL 7030
 - 5 - Porte vitrée acier peint RAL 7030
 - 6 - Béton banché gris
 - 7 - Couverture tuile
 - 8 - Etanchéité + gravillons
 - 9 - Polycarbonate translucide
- Limite parcellaire - - - - -
- Limite de propriété - - - - -



Construction d'un Espace Culturel dédié au Fardier de Cugnot	PLAN de masse et toiture - PROJET	Echelle 1/75°	PC 2 - 5
Commune de VOID -VACON - 55190	Architectes : Julien DEFER - Frédéric LEMARQUIS- Agnès RIES - 55000 BAR LE DUC		2018/02/20