


Plan de masse

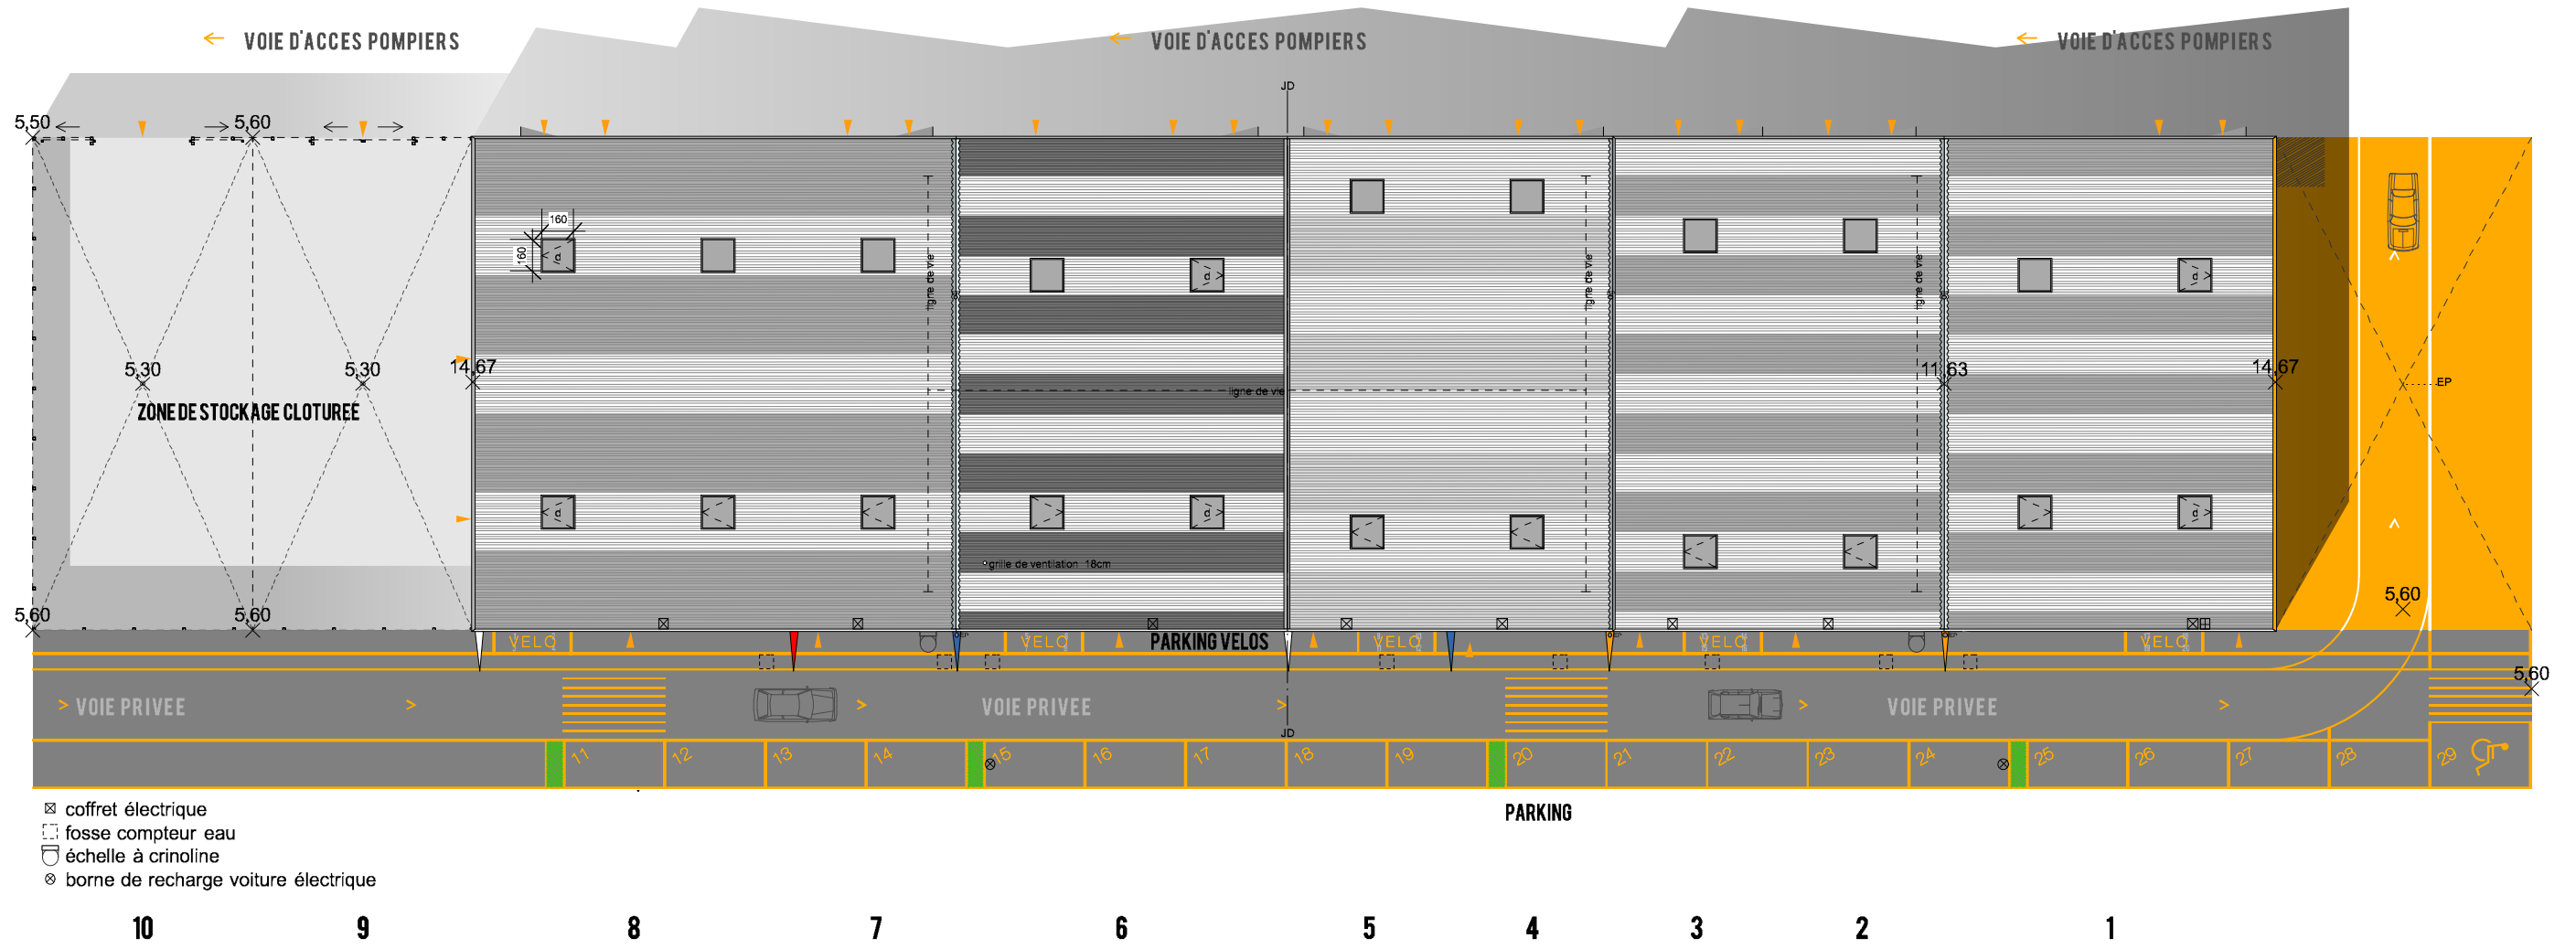

- ☒ coffret électrique
- ☐ fosse compteur eau
- ☐ échelle à crinoline
- ⊗ borne de recharge voiture électrique

EP AP PRO ACT EXE DET AOR	ARCHITECTE : elua® / Clément Miglierina - 32 rue de Rivière 33000 Bordeaux	BET STRUCTURE : Verdi Ingenierie	PROJET : Ilot P12b tranche 1, Bassins à flots - Bordeaux		www.elua.eu	
	MAITRISE D'OUVRAGE : SNC P12b du Bassin n°2 - 6 Rue de Penthièvre 75008 Paris	BET ENVIRONNEMENT : -	PHASES : DOE			ECHELLE : 1/350
	ECONOMISTE : -	BUREAU DE CONTROLE : Bureau Veritas	DOCUMENTS : Dossier des ouvrages exécutés			DATE : 08/03/18

1 - Aucune modification ou reproduction - même partielle - de ce document ne peut être faite sans l'accord de l'architecte qui conserve l'entière propriété intellectuelle & artistique conformément à l'article du 7er juillet 1992.
 2 - Tous dessins, détails, plans et images définissent l'aspect architectural de l'ouvrage et n'ont rien de la responsabilité de l'entreprise vis-à-vis des détails d'exécution qu'elle doit fournir. Seule les cotes, les gabarits extérieurs des éléments architecturaux sont impératifs. Les cotes définissant la structure interne des ouvrages sont données à titre indicatif, elles doivent être confirmées par la cellule de synthèse et les plans d'exécution des entreprises.
 3 - Toutes les cotes qui se rapportent à l'existant sont à vérifier sur place.