


LEGENDE RESEAUX

- EP
- Eau
- PTT
- Electricité
- EU/EV

Construction d'une maison 2C rue des Paradis 78730 Saint-Arnoult-en-Yvelines	Maitre d'ouvrage: Me C.AGUIRRE 13 Avenue des Cottages 92340 Bourg-la-Reine
MARY ARCHITECTES D.P.L.G Collaboratrice Pauline JACQ 8 rue Corblin - La Bâte 78730 Longvilliers Tel: 0130595992 Fax: 0130884462 N° à l'Ordre des architectes: 38577	DOSSIER DCE Plan Masse Etat FUTUR Echelle 1/100e Mars 2021

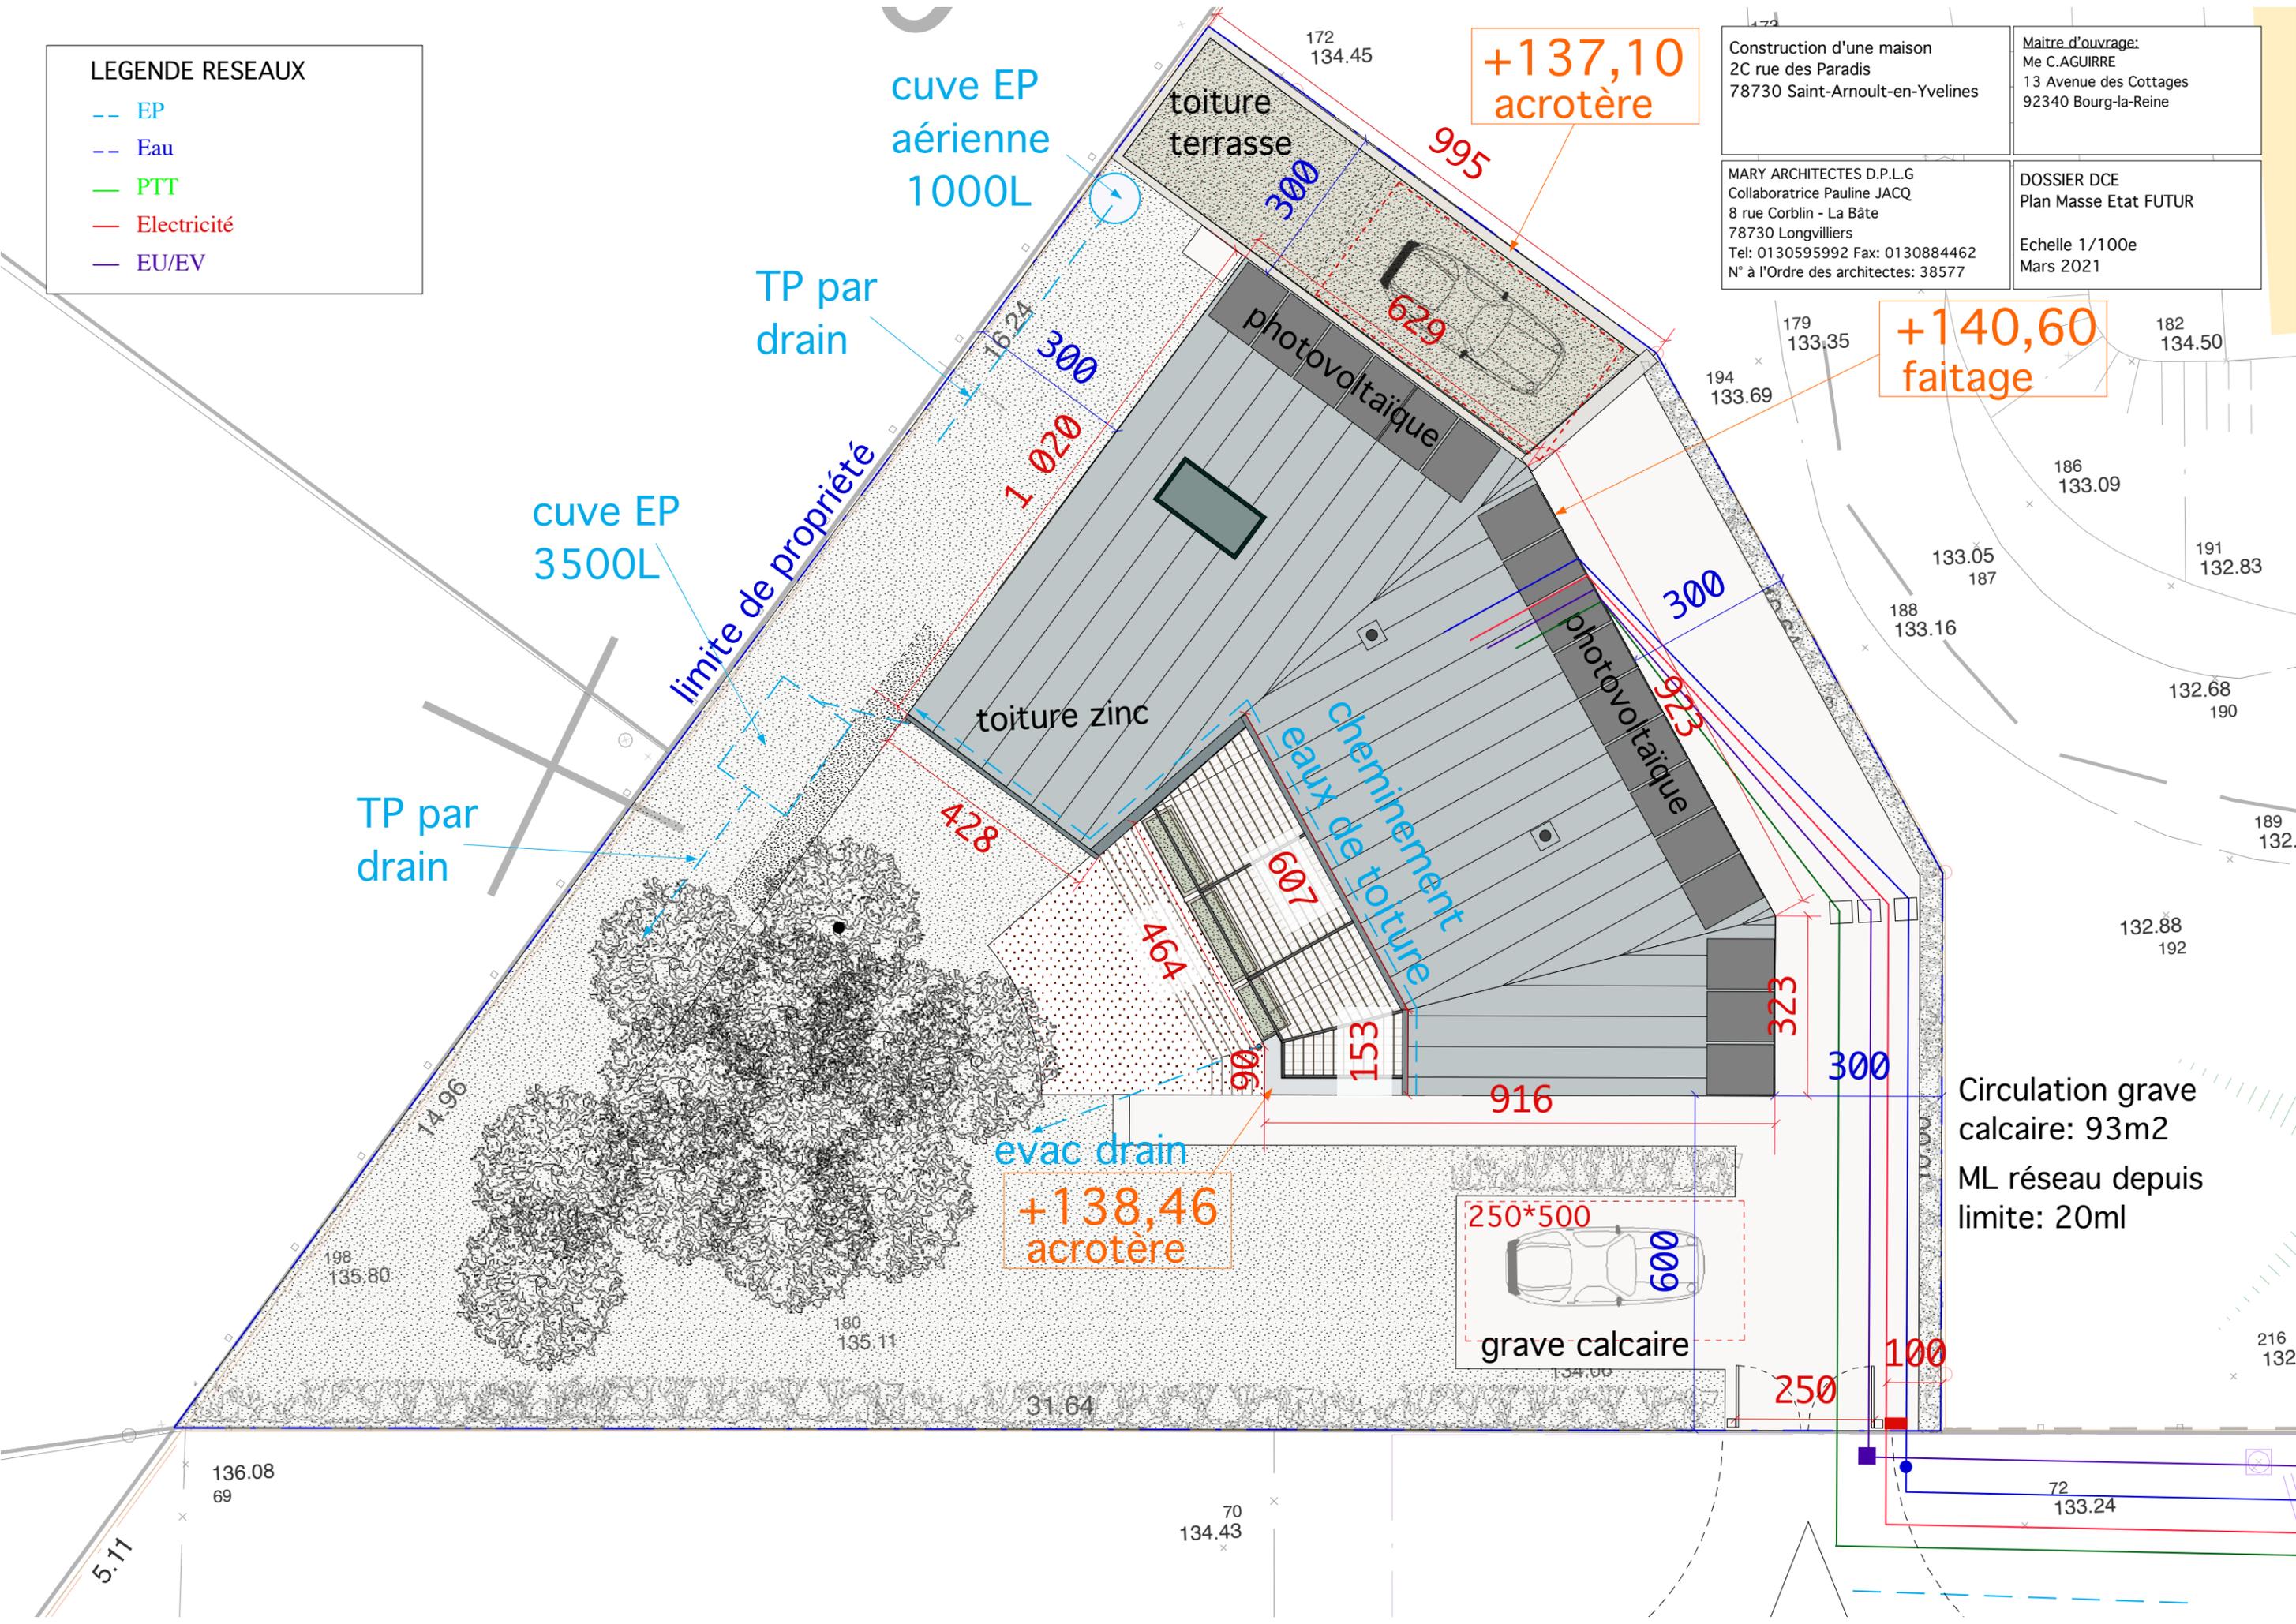

Circulation grave calcaire: 93m²
 ML réseau depuis limite: 20ml

